



PLANTA

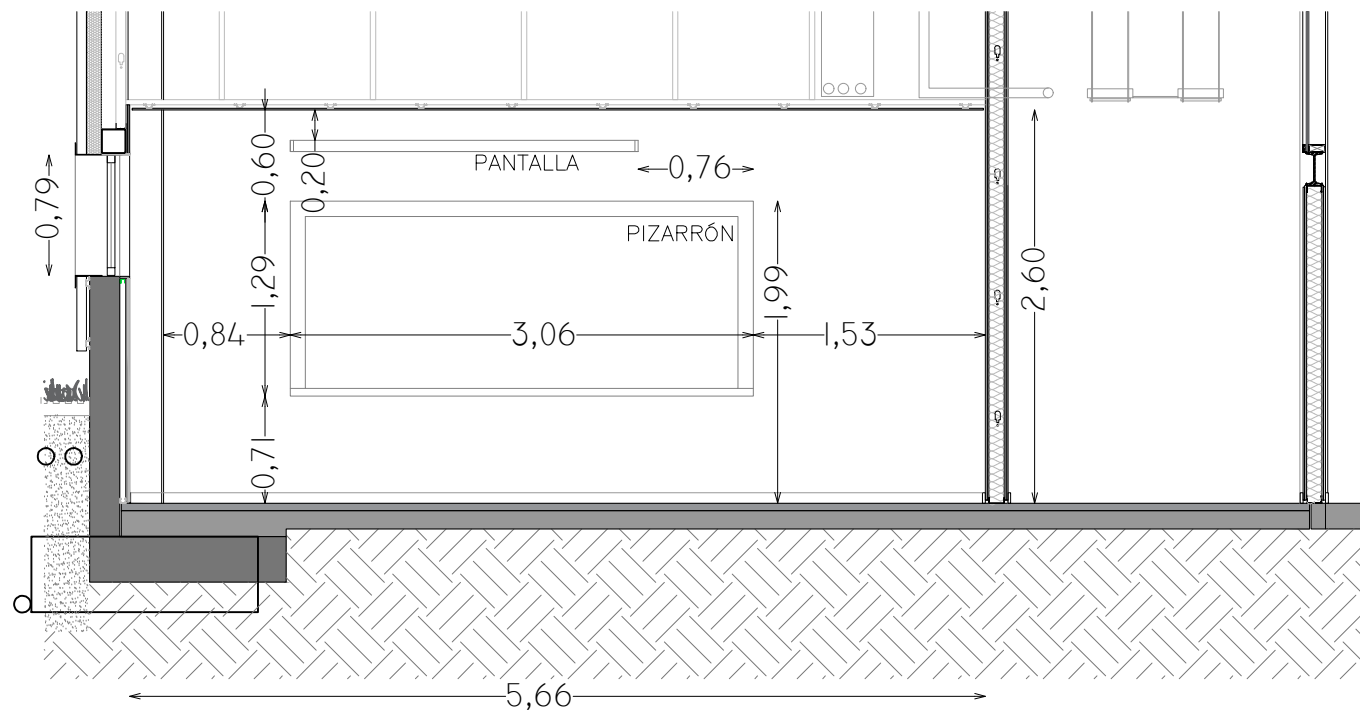

CORTE A-A

✓	PROYECTOR
✓	PANTALLA RETRACTIL
✓	PC
✓	CONECTOR VGA
-	CONECTOR HDMI
-	TV LED
-	AUDIO
✓	AIRE ACONDICIONADO
-	EXTRACTOR DE AIRE
✓	ILUMINACIÓN SECTORIZADA

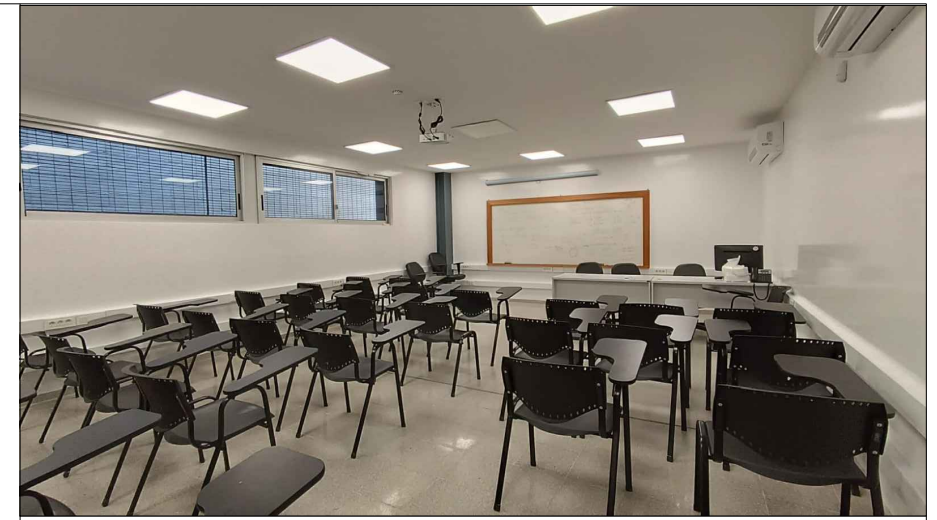

REFERENCIAS

	PANTALLA RETRÁCTIL		LUGAR ACCESIBLE
	TV LED		
	PIZARRÓN DE CÁRMICA		PROYECTOR
	PIZARRÓN DE TIZA		PUESTA DE RED
	TOMACORRIENTES (1, 2, 3 o 4 módulos)		CONECTOR VGA
	AIRE ACONDICIONADO		CONECTOR HDMI
(P)/(M)	PARLANTES/MICRÓFONO		CÁMARA DE VIDEO

**SALÓN IET**

CANTIDAD DE SILLAS:	40
TIPO DE SILLAS:	individuales con base de 4 patas, estructura tubular metálica, asiento y respaldo en PVC con pupitre.
COLOR:	asiento y respaldo negro
CANTIDAD DE MESAS:	-
TIPO DE MESAS:	-
PROYECTOR:	Casio
PC:	PC con monitor 20"
PANTALLA:	230x180m
COMPUTADORAS:	PC de escritorio + monitor 20"
SONIDO Y VIDEO:	conector VGA
PIZARRÓN:	cármica blanco 300cm. x 130cm.
AIRE ACONDICIONADO:	marca: MVD/15.400btu/VRF DE PARED marca: MVD/15.400btu/VRF DE PARED
CORTINAS:	-
OTROS:	iluminación sectorizada teléfono

3		
2		
1		
0	VERSION INICIAL	
REVISION	DESCRIPCION	FECHA



UNIVERSIDAD DE LA REPUBLICA  
DIRECCION GRAL. DE ARQUITECTURA  
DIRECTOR (I): ARQ. HORACIO FLORA  
PROYECTO: ARQ. FERNANDA RIOS  
DIBUJANTE: ARQ. MARCIA CABRERA

SERVICIO:	FACULTAD DE INGENIERÍA	LAM. N.º:	<b>SALÓN IET</b>
UBICACION	HERRERA Y REISSIG 565		
DESCRIPCION	INST. ESTRUCTURA Y TRANSPORTE PLANTA BAJA - SALÓN 006		
FECHA:	JULIO 2023	ESCALA: 1/100	
		CÓDIGO	-